


TOTAL DE POPULAÇÃO ANFITEATRO  
 PÚBLICO: 315 PESSOAS  
 Á. APOIO: 20 PESSOAS  
 TOTAL: 335 PESSOAS

### LEGENDA

- SINALIZAÇÃO DE SENTIDO DA ROTA DA SAÍDA DE EMERGÊNCIA (DIREITA/ESQUERDA)
- SINALIZAÇÃO DE ESCADA DE EMERGÊNCIA
- SINALIZAÇÃO DE SAÍDA DE EMERGÊNCIA
- PQS ABC - EXTINTOR PÓ QUÍMICO SECO
- CENTRAL DE DETECÇÃO E ALARME
- ACIONADOR MANUAL DE ALARME DE INCÊNDIO
- ILUMINAÇÃO DE EMERGÊNCIA (BALIZAMENTO)
- BARRA ANTI PÂNICO
- MANGOTINHO
- DISPOSITIVO DE RECALQUE SIMPLES
- RESERVATÓRIO DE INCÊNDIO
- DISTÂNCIA MÁXIMA A PERCORRER

**PLANTA BAIXA TÉRREO**  
 ÁREA=1625,86m<sup>2</sup>  
 ESCALA 1:100

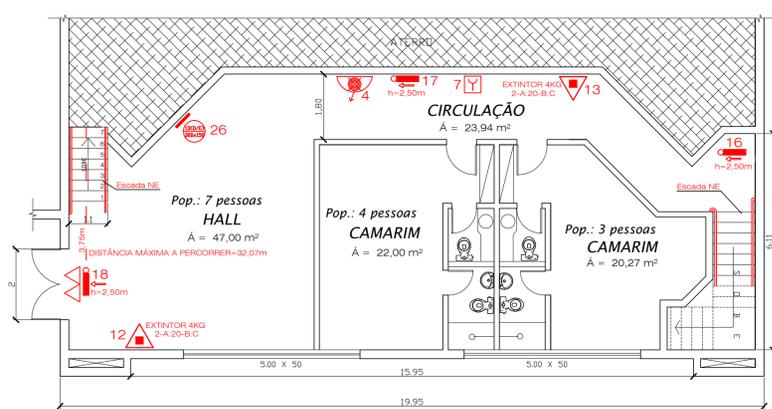

**PLANTA BAIXA SUBSOLO**  
 ÁREA=150,32m<sup>2</sup>  
 ESCALA 1:100

<b>PREFEITURA MUNICIPAL DE ESPUMOSO</b> DEPARTAMENTO DE ENGENHARIA		
	PROPRIETÁRIO Prefeitura Municipal de Espumoso	DATA Julho/2017
	ENDEREÇO Av. Fernando Ferrari, nº 33, Bairro Centro, Espumoso, RS	ESCALA 1/100
NOME DA OBRA Plano de Prevenção e Proteção Contra Incêndio	PPCI Nº	PRANCHA 2/2
PROPRIETÁRIO	RESPONSÁVEL TÉCNICO	